
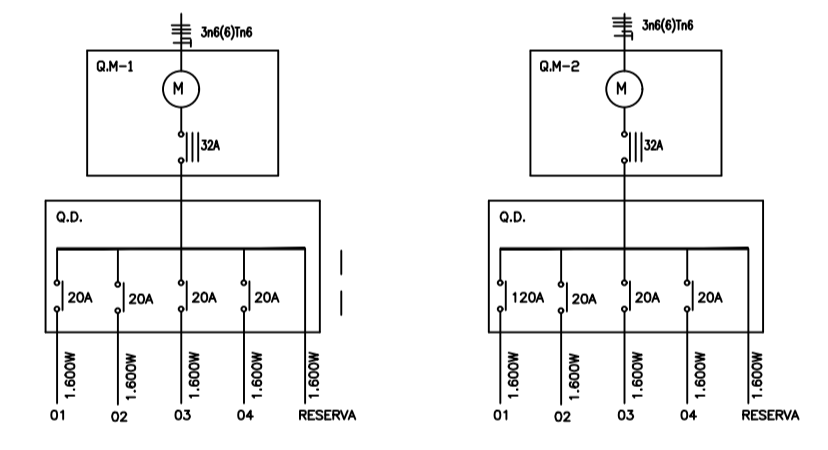
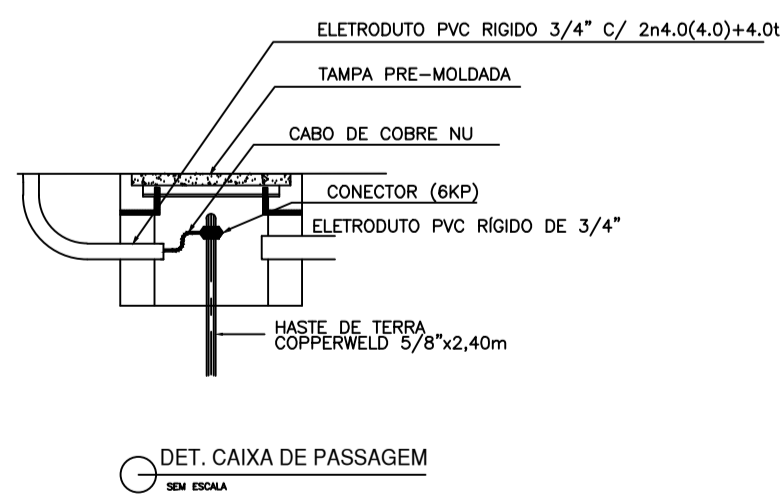


SEÇÃO TRANSVERSAL
ESCALA 1/50

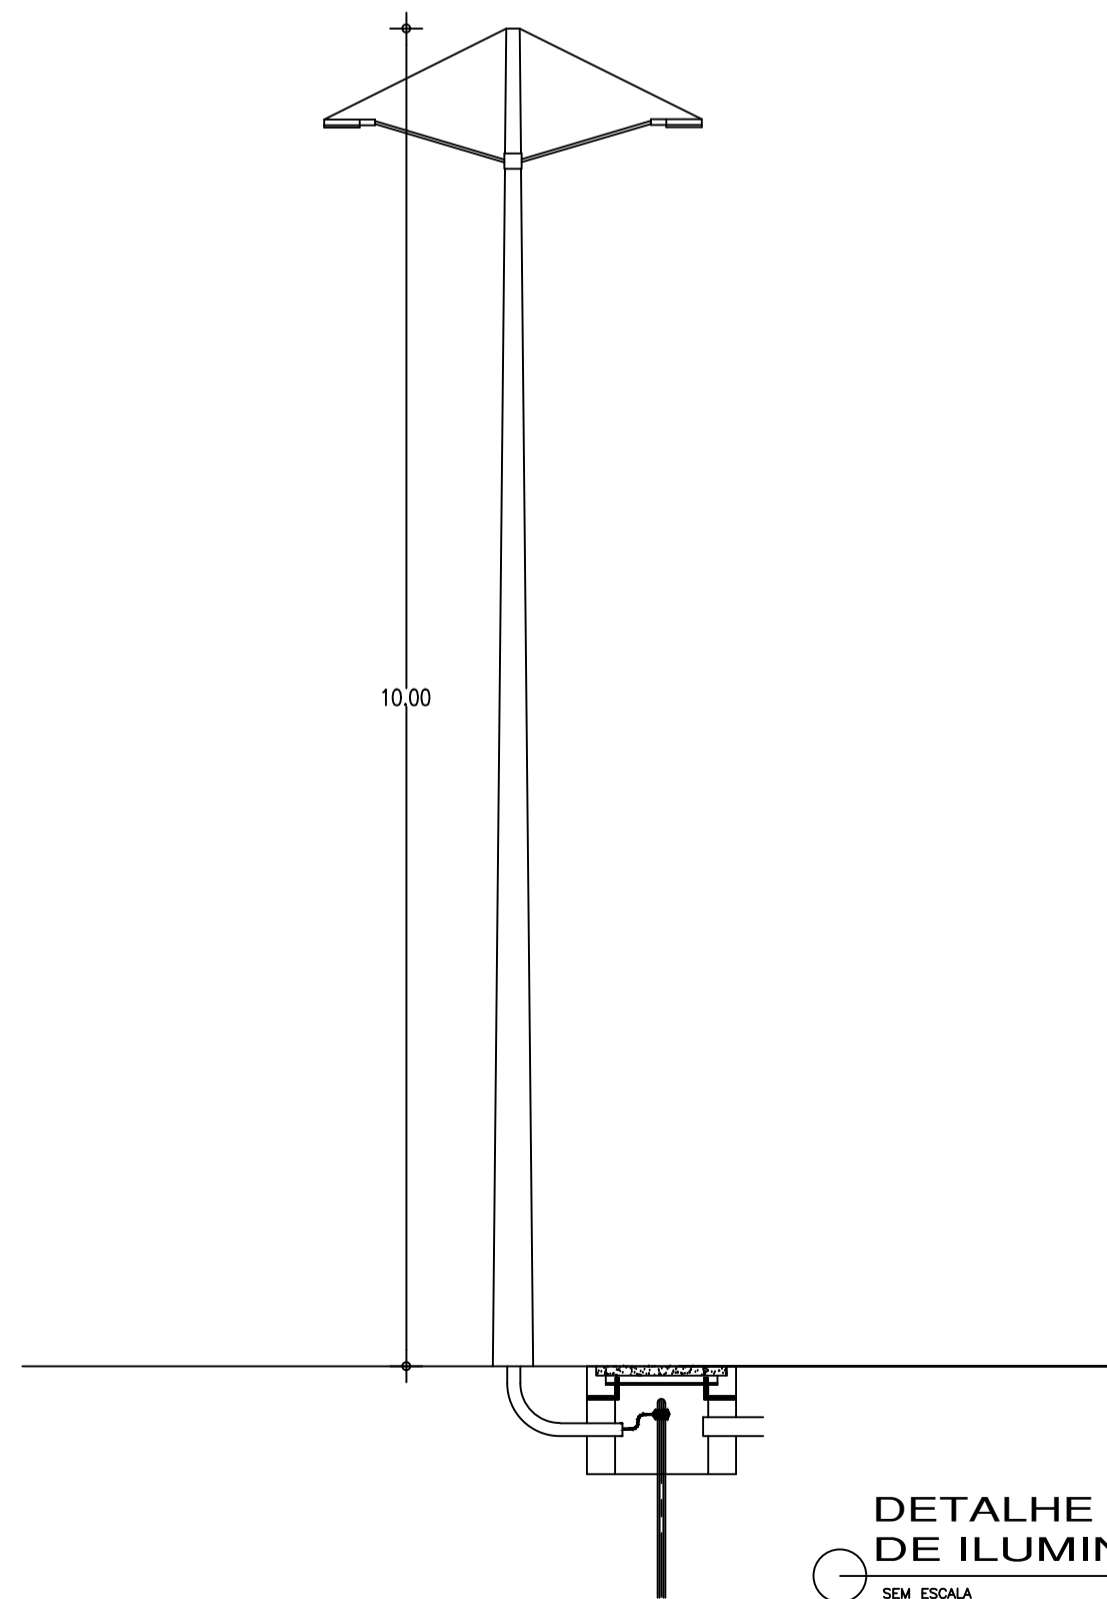

QUADRO DE CARGA - MEDIÇÃO 1

Quadro	Circuito	Legenda	Totais (W)
Q1	1	16	1.600
	2	16	1.600
	3	16	1.600
	4	16	1.600
	5	RESERVA	1.600
TOTAL			64 8.000

QUADRO DE CARGA - MEDIÇÃO 2

Quadro	Circuito	Legenda	Totais (W)
Q2	1	16	1.600
	2	16	1.600
	3	16	1.600
	4	16	1.600
	5	RESERVA	1.600
TOTAL			64 8.000

LEGENDA DAS INSTALAÇÕES ELÉTRICAS

- ☐ POSTE DE ENTRADA COM MEDIÇÃO
- CABO NEUTRO, FASE E TERRA
- ELETRODUTO DE PVC DO TIPO GARGANTA DE 1"
- CAIXA DE PASSAGEM EM ALUMÍNIO DE TUBO, TAMPA DE CONCRETO E FUNDO DE BRITA SOLICULADA
- ☉ POSTE CIRCULAR DE CONCRETO H=10,00M COM DUAS LÂMPADAS COM BRILHO DE 1,00M LÂMPADAS DE LED 100W

Proprietário: PREFEITURA MUNICIPAL DE MASSAPÉ
Folha: 03 de 03

Endereço: URBANIZAÇÃO DAS MARGENS ESQUERDA E DIREITA DO RIO CONTENDAS
MUNICÍPIO: MASSAPÉ - CE

Conteúdo: PLANTA BAIXA DAS INSTALAÇÕES ELÉTRICAS, DETALHES DOS ATERRAMENTOS, CAIXAS E QUADRO DE CARGAS DAS DUAS ENTRADAS E LEGENDA

Responsável	Data	Assinatura	Escala:
Desenho:	11/04/2022		1/500
Levantamento topográfico de:			Unidade/Dimensões METROS
			Área: —
			Desenho: Auto Garcia Júnior